

PLANTA BAIXA
ÁREA: 1292,40 m²
ESCALA: 1/100

SÍMBOLOS GRÁFICOS PARA PROLETO PPCI CONFORME ABNT NBR 14100 E
RTOBMS N° 5 - PARTE 8 SÍMBOLOS GRÁFICOS


	Extintor Po Químico Seco (PQS) ABC
	Extintor Gás Carboníco (CG2)
	Ponto de Iluminação de Emergência Balanceamento
	Ponto de Iluminação de Emergência
	Bateria de Acumuladores para o Sistema de Detecção e Alarme
	Manequirino
	Bande de Hidrantes
	Registro de Resgate

	Reserva de Incêndio
	Central de Detecção e Alarme
	Sistema de Alarme
	Acendedor Sirena a Visual para Sirena do Sistema de Detecção e Alarme
	Acendedor Sirena de Detecção e Alarme
	Acendedor Manual de Bomba de Incêndio
	Bomba de Recarga de água
	Barras Antipânico

	Placa Proibido Fumar
	Forma e cor
	Símbolo: Circular
	Padronagem: Preta
	Faixa circular e barra diagonal: Vermelha
	Forma e cor
	Símbolo: Retangular
	Padronagem: Verde
	Fundimentação: Fotoluminescente

	Indicação de saída de Emergência
	Indicação de saída de Emergência
	Indicação de saída de Emergência
	Indicação de saída de Emergência
	Indicação de saída de Emergência
	Indicação de saída de Emergência a ser ativada acima de portas de saída

	Placa de Alarme Sonoro, local de instalação da SIRENE do alarme de incêndio
	Alarme de Incêndio
	Placa do Ponto de Acionamento da Sirene
	Edifício de Incêndio
	Manequirino
	Alimentação das Bombas de Incêndio - TAVO DESLIGUE
	Forma e cor
	Símbolo: Quadrado
	Padronagem: Vermelha
	Fundimentação: Fotoluminescente

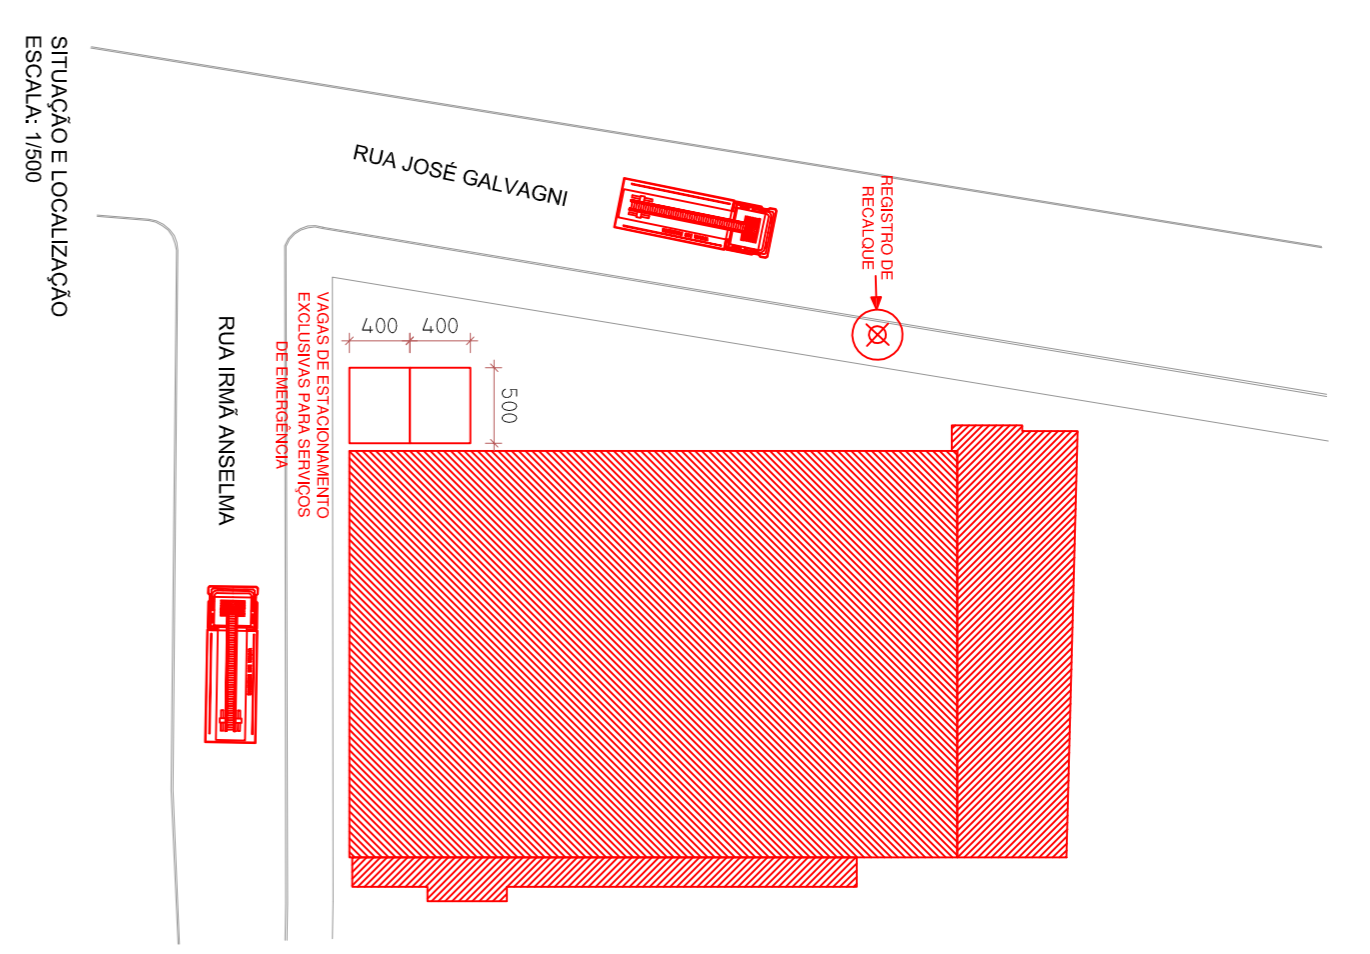

GMF - Montagens Ind. e Manut. Ltda.
 CREA 173.089
 Eng. Gerson M. Fabrício - CREA/RJ 88.100
 Rua Jamil Koff 245 - Gamboa - Fone: (51) 3415.6886
 CNPJ: 08.819.834/0001-35 I.E.: 050/0065156

PROLETO:	PCI	PROJETISTA:	Gerson M. Fabrício
PROPRIETÁRIO:	Município de Coronel Pilar	LOCAL:	Rua José Galvagni nº 415 - Coronel Pilar
Responsável:		Desenhista:	
Ass:	<i>Município de Coronel Pilar</i>	Ass:	<i>Eng. Gerson M. Fabrício</i>
ÁREA TOTAL:	1.513,65 m²	FOLHA:	41
ESCALA:	indicada	DATA:	09/03/2020
		DESENHO:	Gerson M. F.
		NÚMERO:	1